


1 Řez 1
MĚŘÍTKO 1 : 50

ZNAČENÍ IZOLACÍ POTRUBÍ

- TEPELNÁ IZOLACE 40mm
- TEPELNÁ IZOLACE KAUČUK 20mm

ZNAČENÍ TRAS

- PŘÍVODNÍ POTRUBÍ
- ODVODNÍ POTRUBÍ

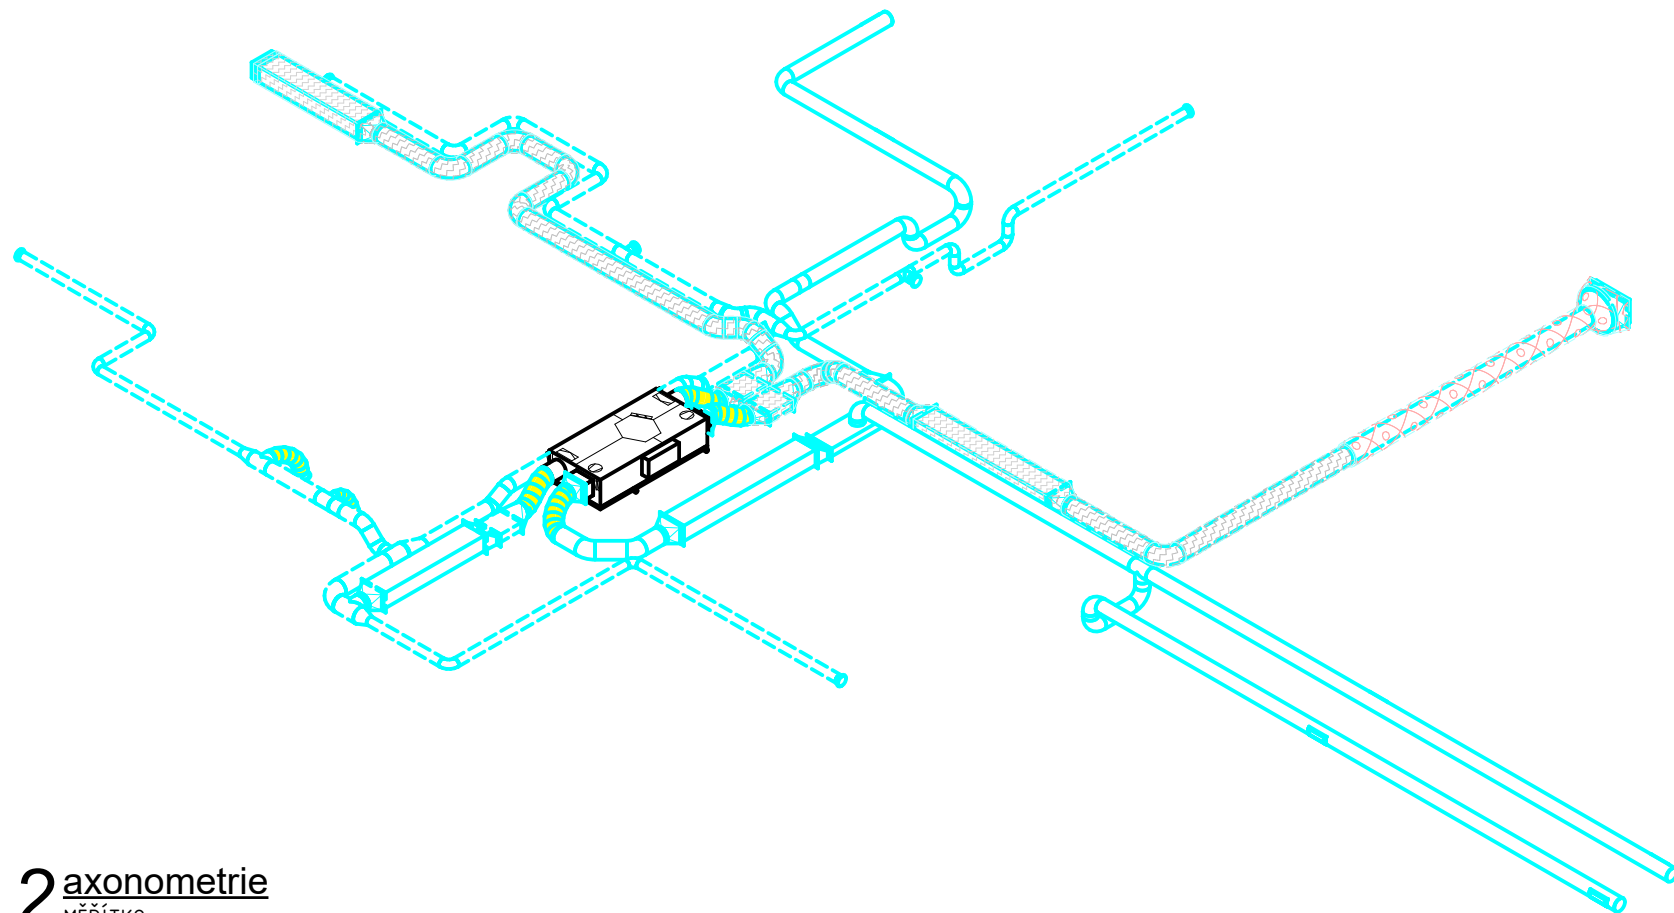

2 axonometrie
MĚŘÍTKO

název akce
**stavební úpravy části objektu
Jiřího Horáka 1667, Benešov**

stavebník
**Město Benešov
Masarykovo náměstí 100
256 01 Benešov**

projektant
**Ing. Michal Ježek
Klokočná 4
257 22 Vranov**

stupeň dokumentace
dokumentace pro výběr zhotovitele

část dokumentace
Vzduchotechnika

výkres Řez a axonometrie	číslo vyhotovení
číslo výkresu 02	měřítko 1:50
datum 2/2025	