



LEGENDA

- 1 KOTEL NA ZEMNÍ PLYN 270kW
- 2 PLYNOVÝ HOŘÁK VÝKON 270kW
- 3 TRUBKOVÝ ROZDĚLOVAČ-SBĚRAČ UT DN100
- 19 ODDĚLOVACÍ ČLEN POTRUBNÍCH SYSTÉMŮ S VODOMĚREM
- 20 DOPLŇOVACÍ ZAŘÍZENÍ OTOPNÉ SOUSTAVY
- 22 SBĚRNÝ ŽLAB ODVZDUŠŇOVACÍCH VENTILŮ
- 23 EXPANSNÍ NÁDOBA S MEMBRÁNOU OBJEM 33l, MAX. TLAK 10bar VČ. PRŮTOČNÉ ARMATURY DN20
- 24 VENTILÁTOR DO KRUHOVÉHO POTRUBÍ V=540m<sup>3</sup>/h, dp=100Pa P=60W, I=0,43A, U=230V
- 25 ELEKTRICKÝ OHŘÍVAČ VZDUCHU P=4000W, I=12,5A, U=2/400V
- 27 STÁVAJÍCÍ ZÁSOBNÍK TV DZD DRAŽICE OKCE 400S
- 28 STÁVAJÍCÍ VÝMĚNÍK PRO OHŘEV TV ALFA LAVAL
- 29 STÁVAJÍCÍ EXPANSNÍ NÁDOBA PŘETLAK=150kPa, OBJEM=200l

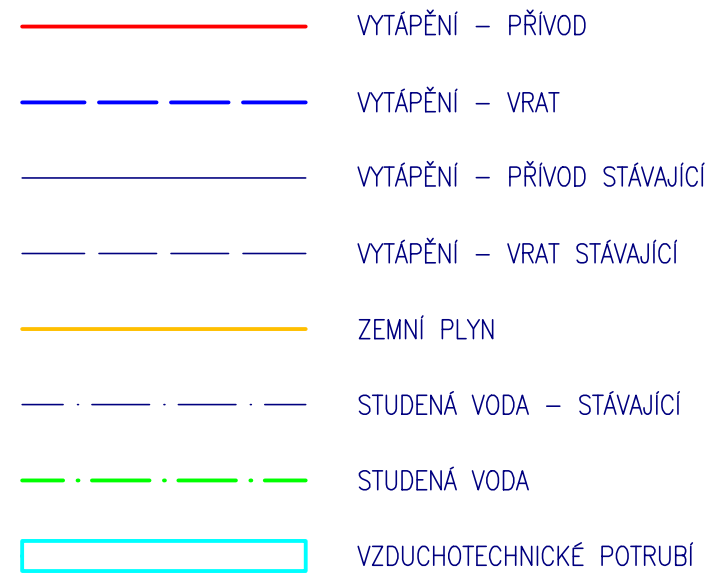

POZN: JE NUTNO INSTALOVAT PLYNOVÉ ODVZDUŠŇOVACÍ POTRUBÍ. POTRUBÍ JE TŘEBA VYVÉST NAD STŘECHU.  
 POZN: K HLAVNÍMU UZÁVĚRU PLYNU PRO KOTELNU V ŠATNÁCH V 1NP JE NUTNO INSTALOVAT ELEKTROMAGNETICKÝ VENTIL  
 POZN: JE NUTNO ODBORNĚ PROVĚŘIT STAV STÁVAJÍCÍHO KOMÍNA POPŘÍPADĚ NECHAT KOMÍN ZNOVU VYVLOŽKOVAT

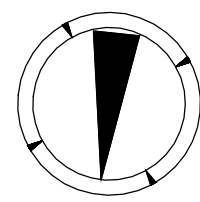

DATUM	INDEX	ZMĚNA	1	4+E
ZMĚNA			NIERSBERGER	MEŠ BENEŠOV

OBJEKT:	ŠKOLNÍ JÍDELNA JIRÁSKOVA - BENEŠOV		AUTORIZACE:
NÁZEV AKCE:	REKONSTRUKCE KOTELNY		
INVESTOR:	Město Benešov Masarykovo náměstí 100 tel.: +420 317 754 111, +420 317 721 371	MĚSTO BENEŠOV	VEDOUČÍ PROJEKTANT: Ing. PETRA BORLOVÁ
GENERÁLNÍ PROJEKTANT:	NIERSBERGER Instalace, s.r.o. TYRŠOVA 2075 BENEŠOV tel.: 317 721 741-2 fax.: 317 721 841 e-mail: instalace@niersberger.cz		VYPRACOVAL: Ing. MIROSLAV PURKERT
PROJEKTANT DÍLČÍ ČÁSTI:	NIERSBERGER Instalace, s.r.o. TYRŠOVA 2075 BENEŠOV tel.: 317 721 741-2 fax.: 317 721 841 e-mail: instalace@niersberger.cz		NÁZEV SOUBORU: 139pr0007 ut kotelna TISK 130422.dwg
ČÁST:	VYTÁPĚNÍ		STUPEŇ PD: DPS
			MĚŘÍTKO: 1:50
			DATUM: 30.04.2013
			POČET FORMÁTŮ: 3xA4
NÁZEV PŘÍLOHY:	PŮDORYS KOTELNY		ČÍSLO PARÉ: ČÍSLO STAVBY: 139PR0007
			ČÍSLO PŘÍLOHY: UT 01