


S003 PRODLOUŽENÍ PODCHODU Z ČD DO AU

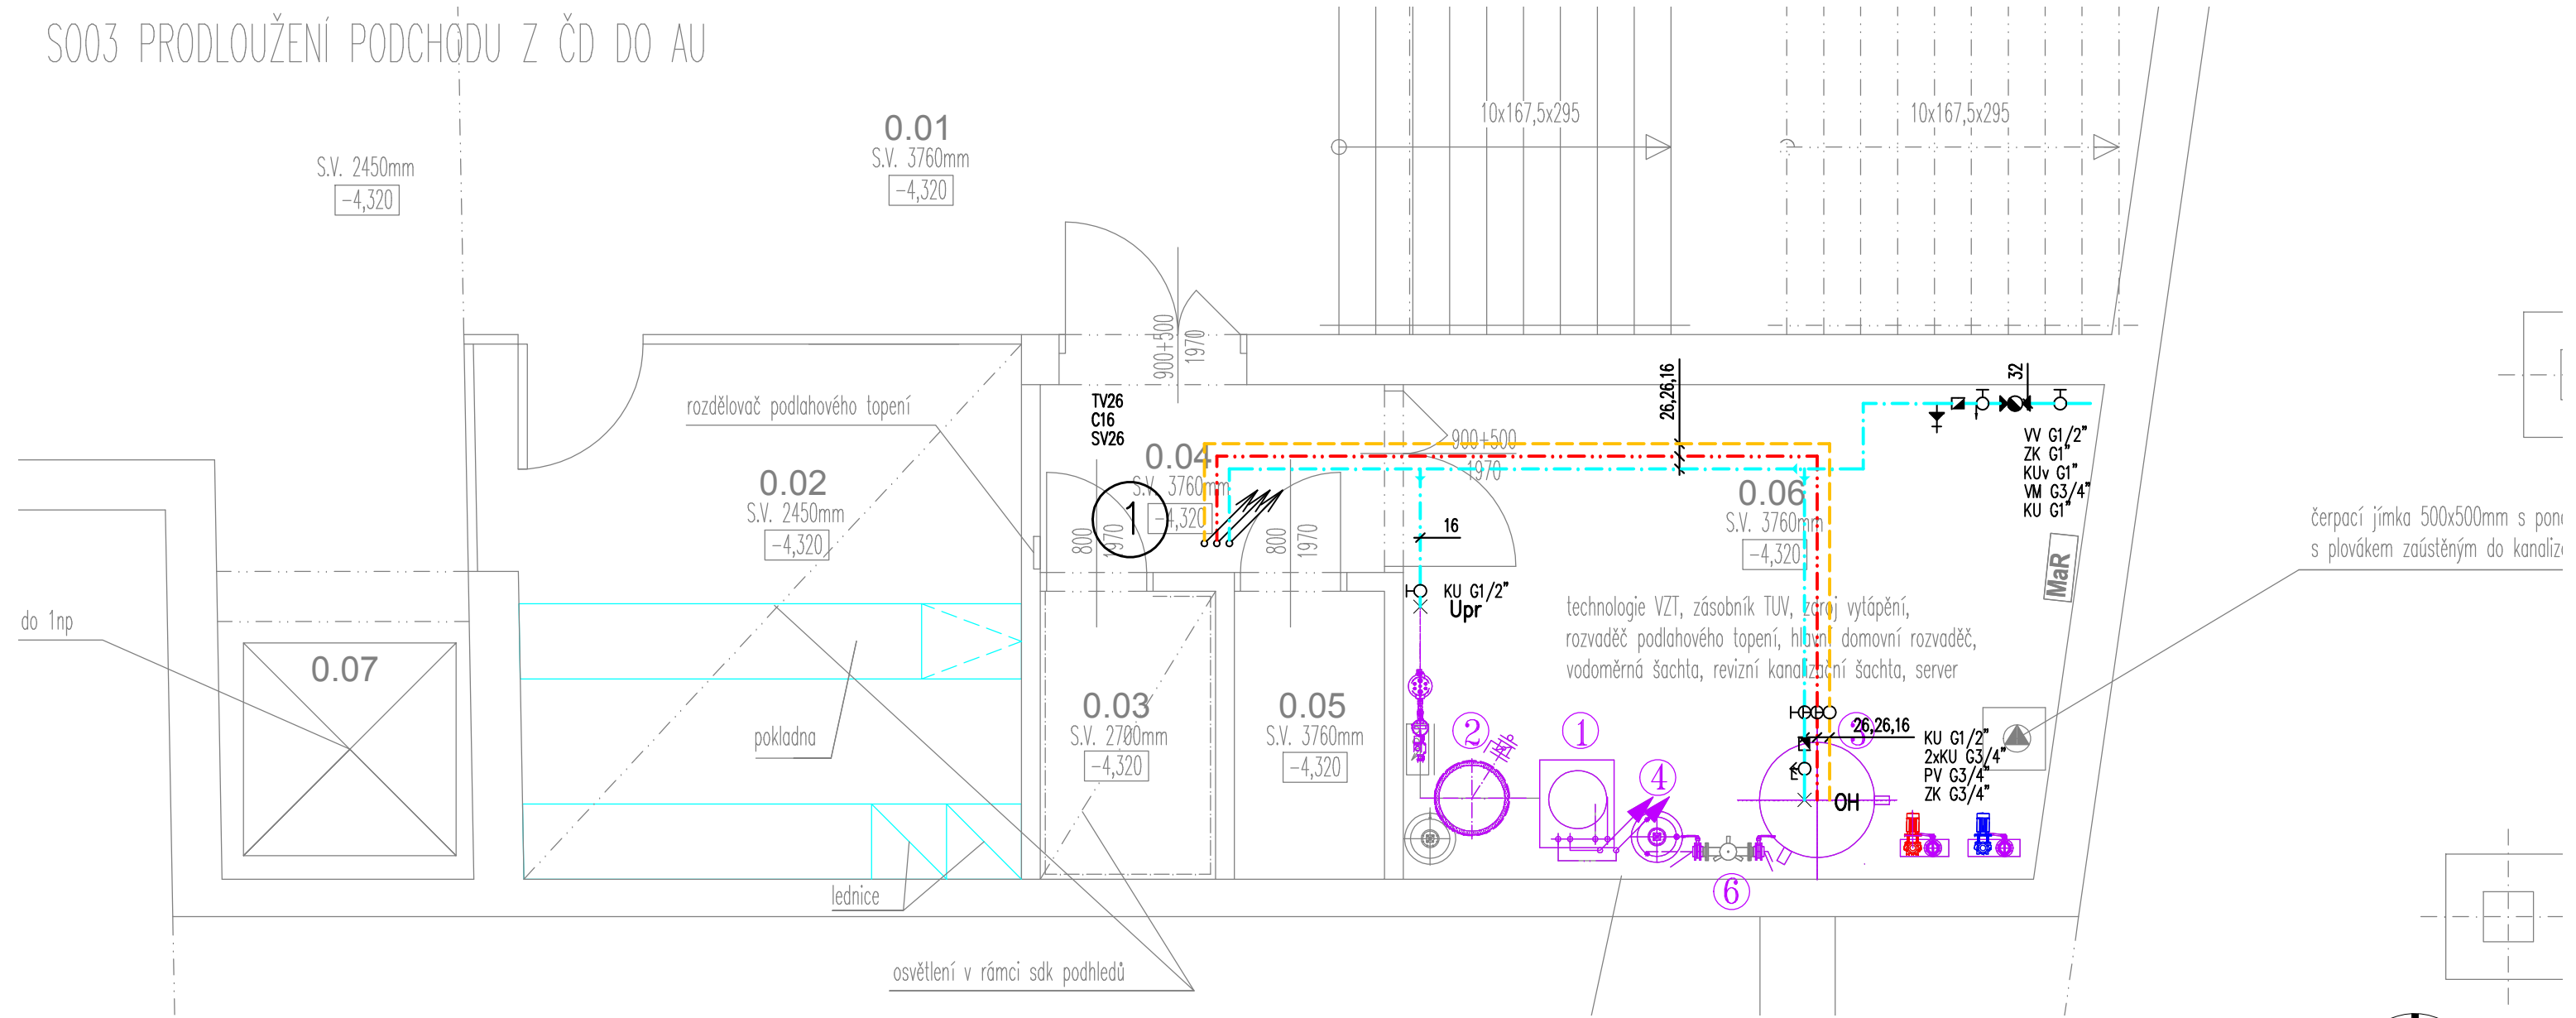

±0,000 = 364,80 m n.m. B.p.v.

generální projektant



Atelier 99 s.r.o.
Purkyňova 71/99
612 00 Brno

architekt Ing. arch. Zdeněk Bureš

HIP Ing. arch. Zdeněk Bureš

kontroloval Ing. Josef Pirochta

stavebník Město Benešov, Masarykovo náměstí 100, 25601 Benešov

místo stavby ulice Nádražní a okolí

projektant části



vypracoval Pavel Stavjaník

kreslil Pavel Stavjaník

zodp. projektant Ing. arch. Zdeněk Bureš

název stavby

objekt

část

S001_ OBJEKT TERMINÁLU

D1.4.e ZTI

název dokumentu

VODOVOD - PŮDORYS 1.PP

dokument

datum 06/2016

formát A3

stupeň DPS

revize

měřítko

1/50

číslo přílohy

S001_05