


Lištování kabelových tras v řezu přístavbou

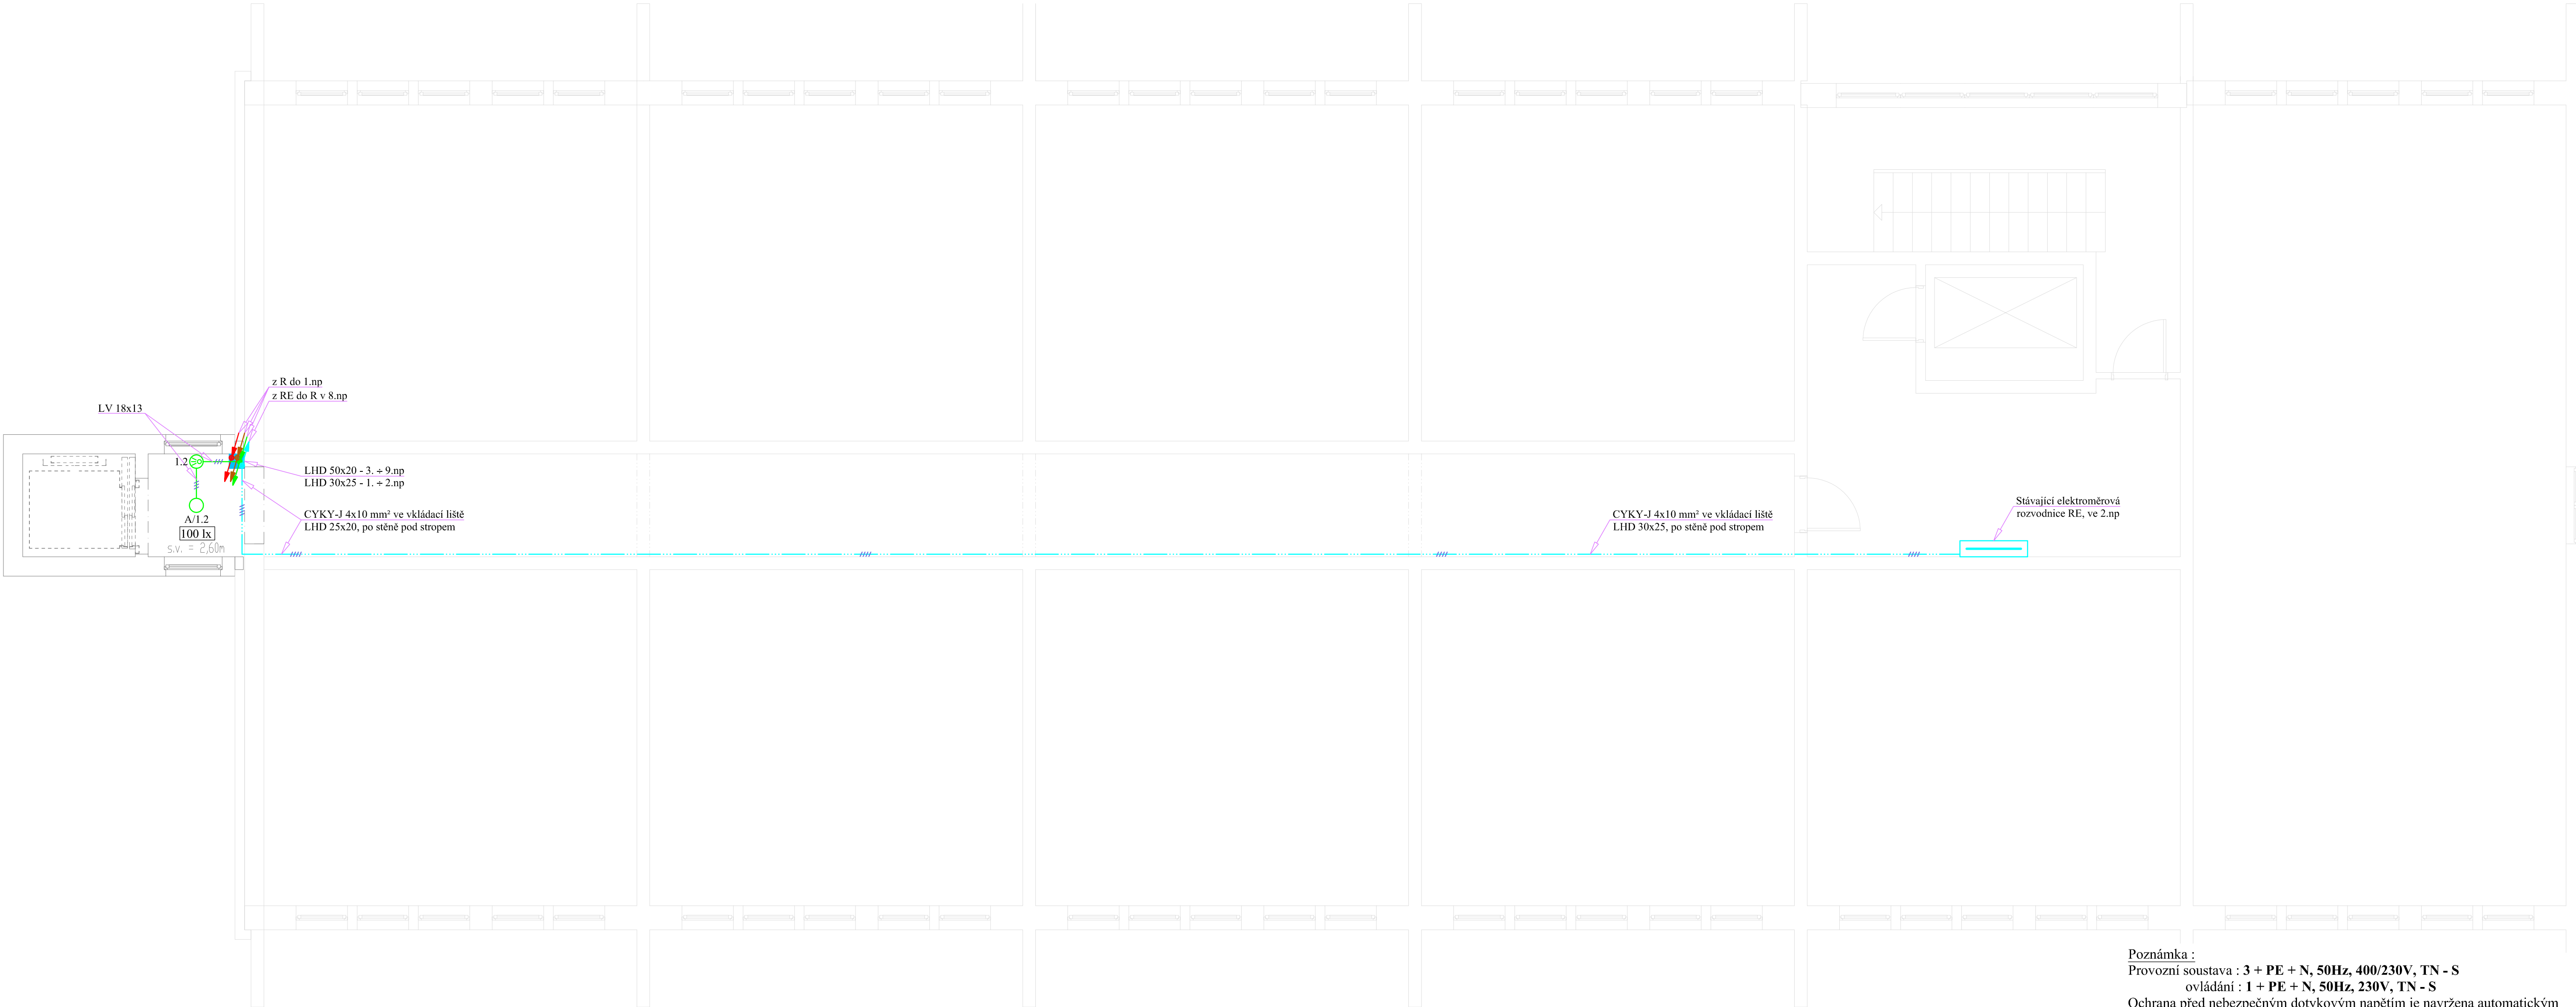

Poznámka :
Provozní soustava : 3 + PE + N, 50Hz, 400/230V, TN - S
ovládání : 1 + PE + N, 50Hz, 230V, TN - S
Ochrana před nebezpečným dotykovým napětím je navržena automatickým odpojením od zdroje, ochranným pospojováním a proudovými chrániči.

I PROS s. r. o.		Tyršova 2076, 256 01Benešov, tel. 737 465 450 e-mail: ipros@iprosbn.cz,		
Zodp.projektant: Ing. Miroslav Frantes		Autor návrhu: Zdeněk Rainhart		
Vypracoval: Josef Ottl		Investor: Město Benešov, Masarykovo nám. 100, Benešov		<div>Josef OTTL projektový inženýr, IČO: 70046603 přpr. Přílohy 1687, 25801 Vlasim ottl.alproskyj@icmni.cz +420 724 149 405</div>
Akce: Přístavba výtahu k č.p. 2005, Benešov, Na Bezděkově		Datum: III. 2020 Stupeň: DVD Zak. číslo: 015-20/Ottl Měřítko: 1:50 Paré: _____		
Obsah:		Číslo výkresu: D.1.4.g-E02		
ELektroinstalace 2. np		D.1.4.g-E02		