


teplovzdušné jednotky VZT venkovní
vytápění/chlazení

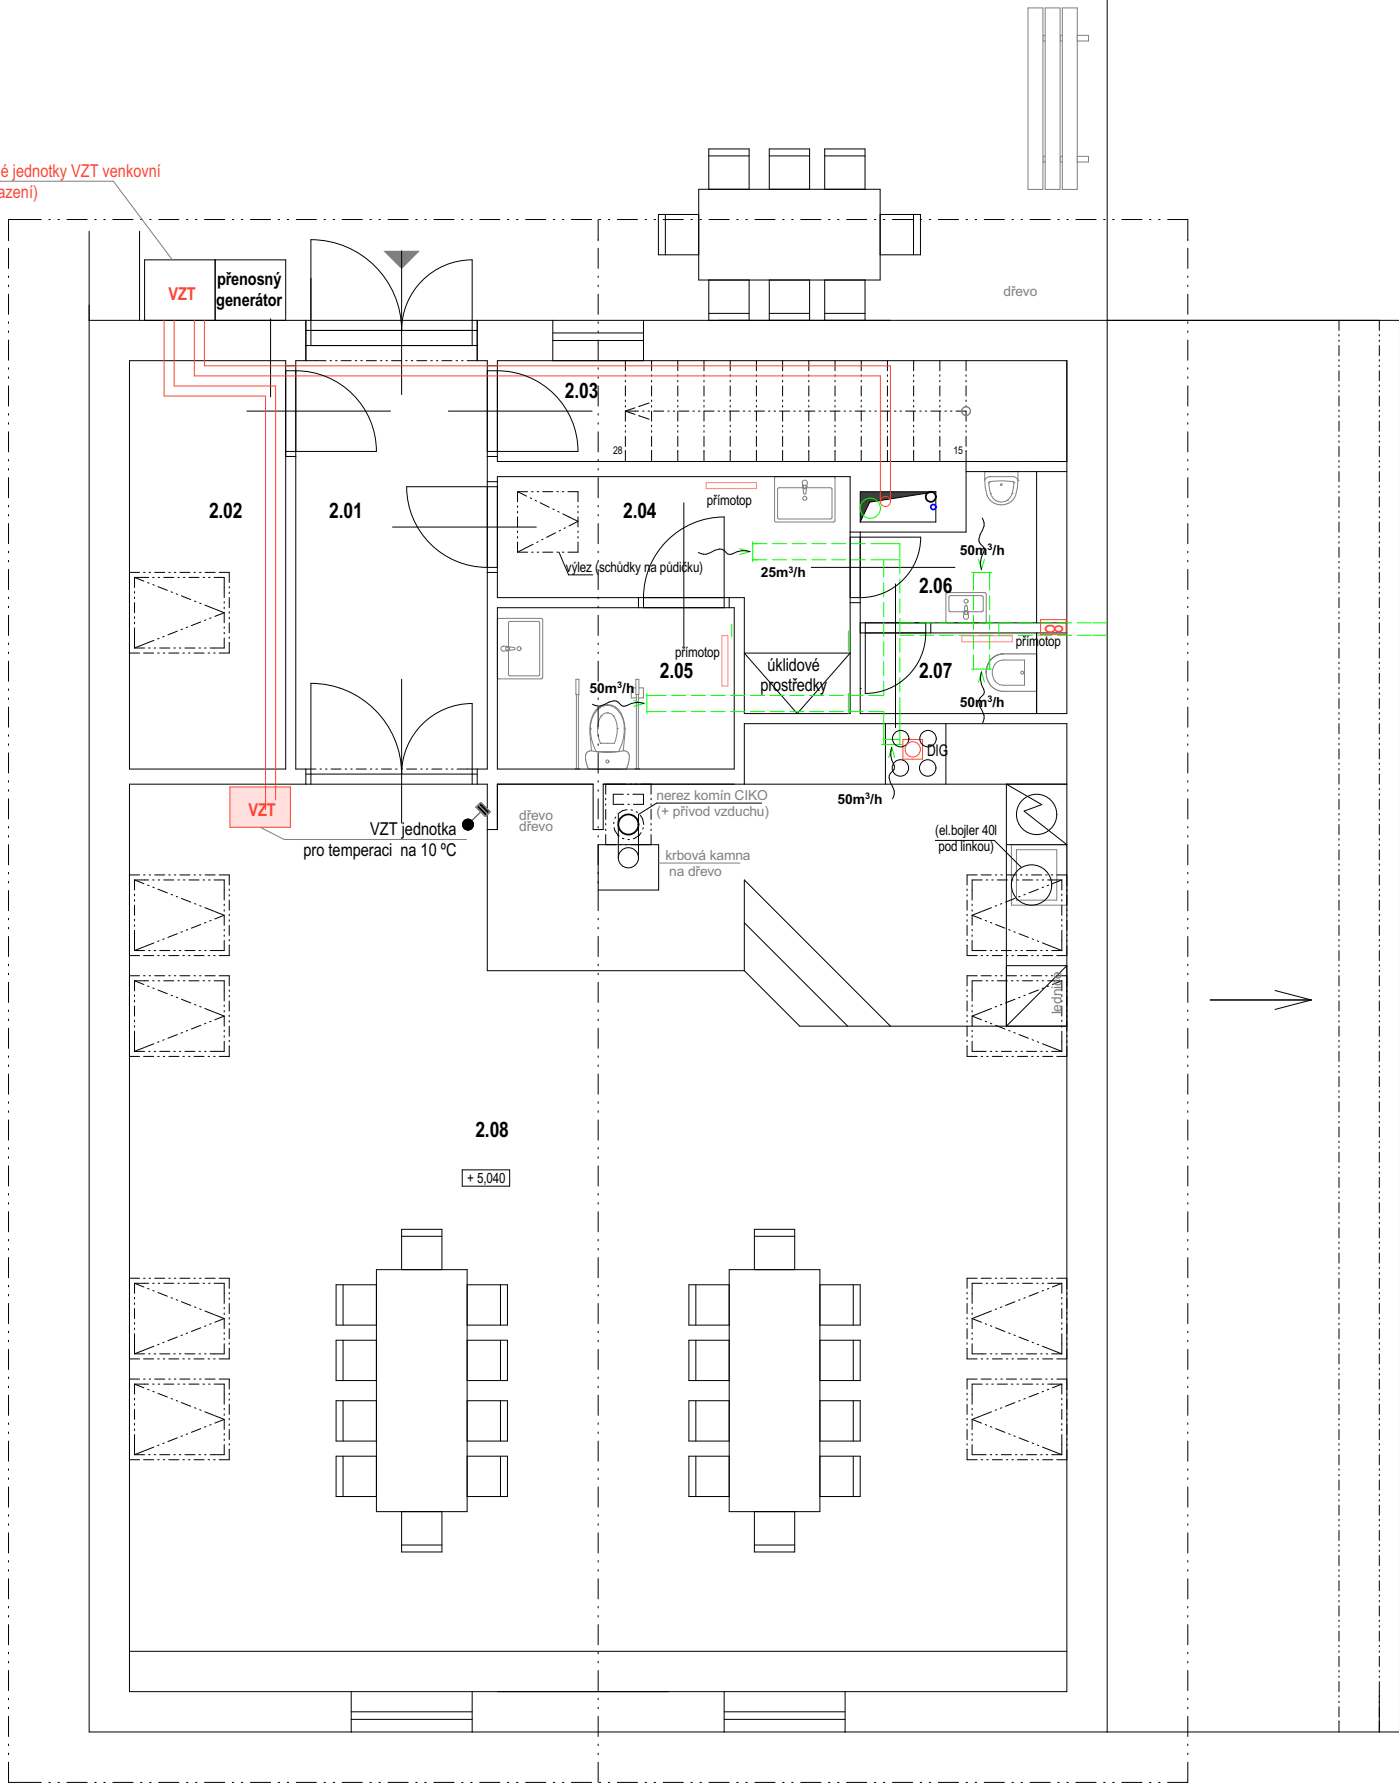

| č.m. | popis místnosti | plocha (m2) | skladba podlahy | obklad / podhled |
|--------------------------------|--------------------|----------------|--------------------|---|
| 2.01 | VSTUPNÍ CHODBA | (7,71m²) | P3 | omítka sádrová + nátěr / sdk podhled |
| 2.02 | TECHNICKÁ MÍSTNOST | (6,28m²) | P3 | omítka sádrová štuková tl.5mm sdk podhled REI 15 DP2 (KGF tl.15mm) |
| 2.03 | SCHODIŠTĚ | (9,23m²) | P3 | omítka sádrová + nátěr / sdk podhled |
| 2.04 | CHODBA | (5,41m²) | P3 | dtto + ker.obklad v=0,6m |
| 2.05 | WC Ž/inv. | (3,76m²) | P3 | dtto + ker.obklad v=2,0m |
| 2.06 | WC M | (1,85m²) | P3 | dtto + ker.obklad v=2,0m |
| 2.07 | WC M - pisoár | (1,64m²) | P3 | dtto + ker.obklad v=2,0m |
| 2.08 | ŠKOLICÍ MÍSTNOST | (85,53m²) | P3' | om.sádrová + nátěr / palubová prkna/ ker.o. |
| UŽITNÁ PLOCHA podkroví celkem: | | 121,41m2 | | |

 
LEGENDA VYTÁPĚNÍ / CHLAZENÍ

- EL. PŘÍMOTOP s termostatickými hlavicemi
- VZT JEDNOTKA VNITŘNÍ (temperace / chlazení)
- PROSTOROVÝ TERMOSTAT VYTÁPĚNÍ
- PODLAHOVÉ VYTÁPĚNÍ el. KABELY
- ROZVADĚČ PODLAHOVÉHO VYTÁPĚNÍ
- OTOPNÝ TRUBKOVÝ ŽEBŘÍK
- VÝDECH VNITŘNÍ VZT JEDNOTKY

LEGENDA ROZVODŮ VZT:

- ODVODNÍ POTRUBÍ VZT
- ZAKONČENÍ POTRUBÍ MŘÍŽKOU (ZÁROVEŇ S PODHLEDEM)
- POTRUBÍ Z VENKOVNÍ DO VNITŘNÍ KLIMATIZAČNÍ JEDNOTKY
- VENTILÁTOR

POZNÁMKA:
(1) - POTRUBÍ PLECHOVÉ flexi pro odťah výfukových plynů (DN150mm)
(2) - všechna stoupací potrubí obalena minerální vlnou min.tl.40mm + 1,0 připojovacího vedení, přívody min.500mm od stoupacího vedení (řešeno jako samostatný požární úsek)
(3) - PŘÍVOD VZDUCHU DO JEDNOTLIVÝCH větraných MÍSTNOSTÍ bez oken POMOCÍ OTVORŮ VE DVEŘÍCH ČI V PŘÍČKÁCH (dle dimenze odťahu vzduchu: cca 5cm² / 10m³/h)



±0,000 = 319,500 m.n.m BPV, POLOHOPIS - MÍSTNÍ SYSTÉM

| | | | | |
|---|---------------------|---------------------|------------|------------|
| Zodp.projektant: | Vypracoval: | Kreslil: | | |
| ing.Lada Kotlaříková | ing.Lenka Vačkářová | ing.Lenka Vačkářová | | |
| Investor: město Benešov, Masarykovo nám.100, 256 01 Benešov | | | Formát: | A3 |
| Název akce: HASIČSKÁ ZBROJNICE BEDRČ parc.č. 4665/1 k.ú.Benešov u Prahy | | | Datum: | říjen 2023 |
| | | | Měřítko: | 1 : 75 |
| | | | Č.zakázky: | |
| Obsah: PŮDORYS 2.NP VYTÁPĚNÍ VZT R1 | | | Stupeň: | PDSP |
| | | | Č.výkresu: | D.1.2 / 06 |